



N.B.: I LABORATORI DOVRANNO ESSERE DOTATI DI UN APERTURA PERMANENTE VERSO L'ESTERNO DI SUPERFICIE NETTA PARI A 1/20 DELLA SUPERFICIE IN PIANTE DEL LOCALE.

LEGENDA

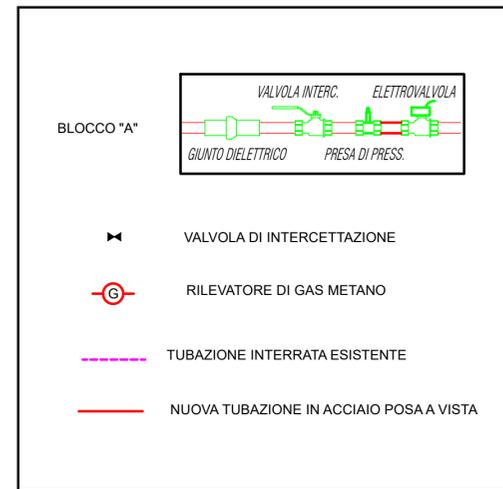

PARTICOLARE INGRESSO TUBAZIONI GAS

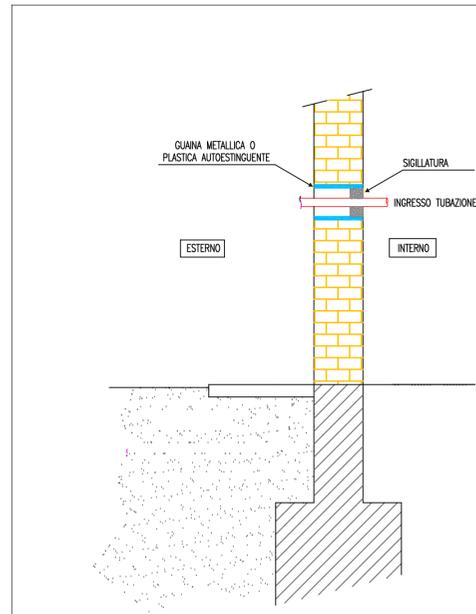

<b>Studio Tecnico Impianti</b> Ing. Pietro Storace		Progettazione Impiantistica Meccanica, Elettrica e Antincendio civile e industriale Via Ludovico Di Savoia n. 4 - 00184 Roma Via Dei Romani 1/A - 00040 Rocca Priora (RM) tel 329 9746215 - fax 06 233298660 pietro@studiosstorace.com	
I.P.S.S.S. "EDMUNDO DE AMICIS" ROMA			
<p>IMPIANTO DI ADDUZIONE GAS LABORATORI DIDATTICI</p> <p>I.P.S.S.S. "EDMUNDO DE AMICIS" – SUCCURSALE          Via Cardinal D. Capranica n.78 Roma          Via Variante snc</p>			
oggetto: IMPIANTO DI CLIMATIZZAZIONE		committente: M.A.C.E. srl Via Di Prataporci ROMA	
coordinamento: Ing. Pietro Storace			
sezione:		titolo e contenuto della tavola: PLANIMETRIA GENERALE PIANO TERRA	
elaborato: IMPIANTO DI ADDUZIONE GAS		pianta: PLANIMETRIA GENERALE	
Commesso	data di emissione doc.: 05/10/2016	scala: 1/100	riferimento file:
REVO	20_07_16	PRIMA_EMISSIONE	PS DF PS
<small>L'utilizzo e la riproduzione del presente documento è riservato a norma di legge.</small>			